


H	190	180
liczono	1	2

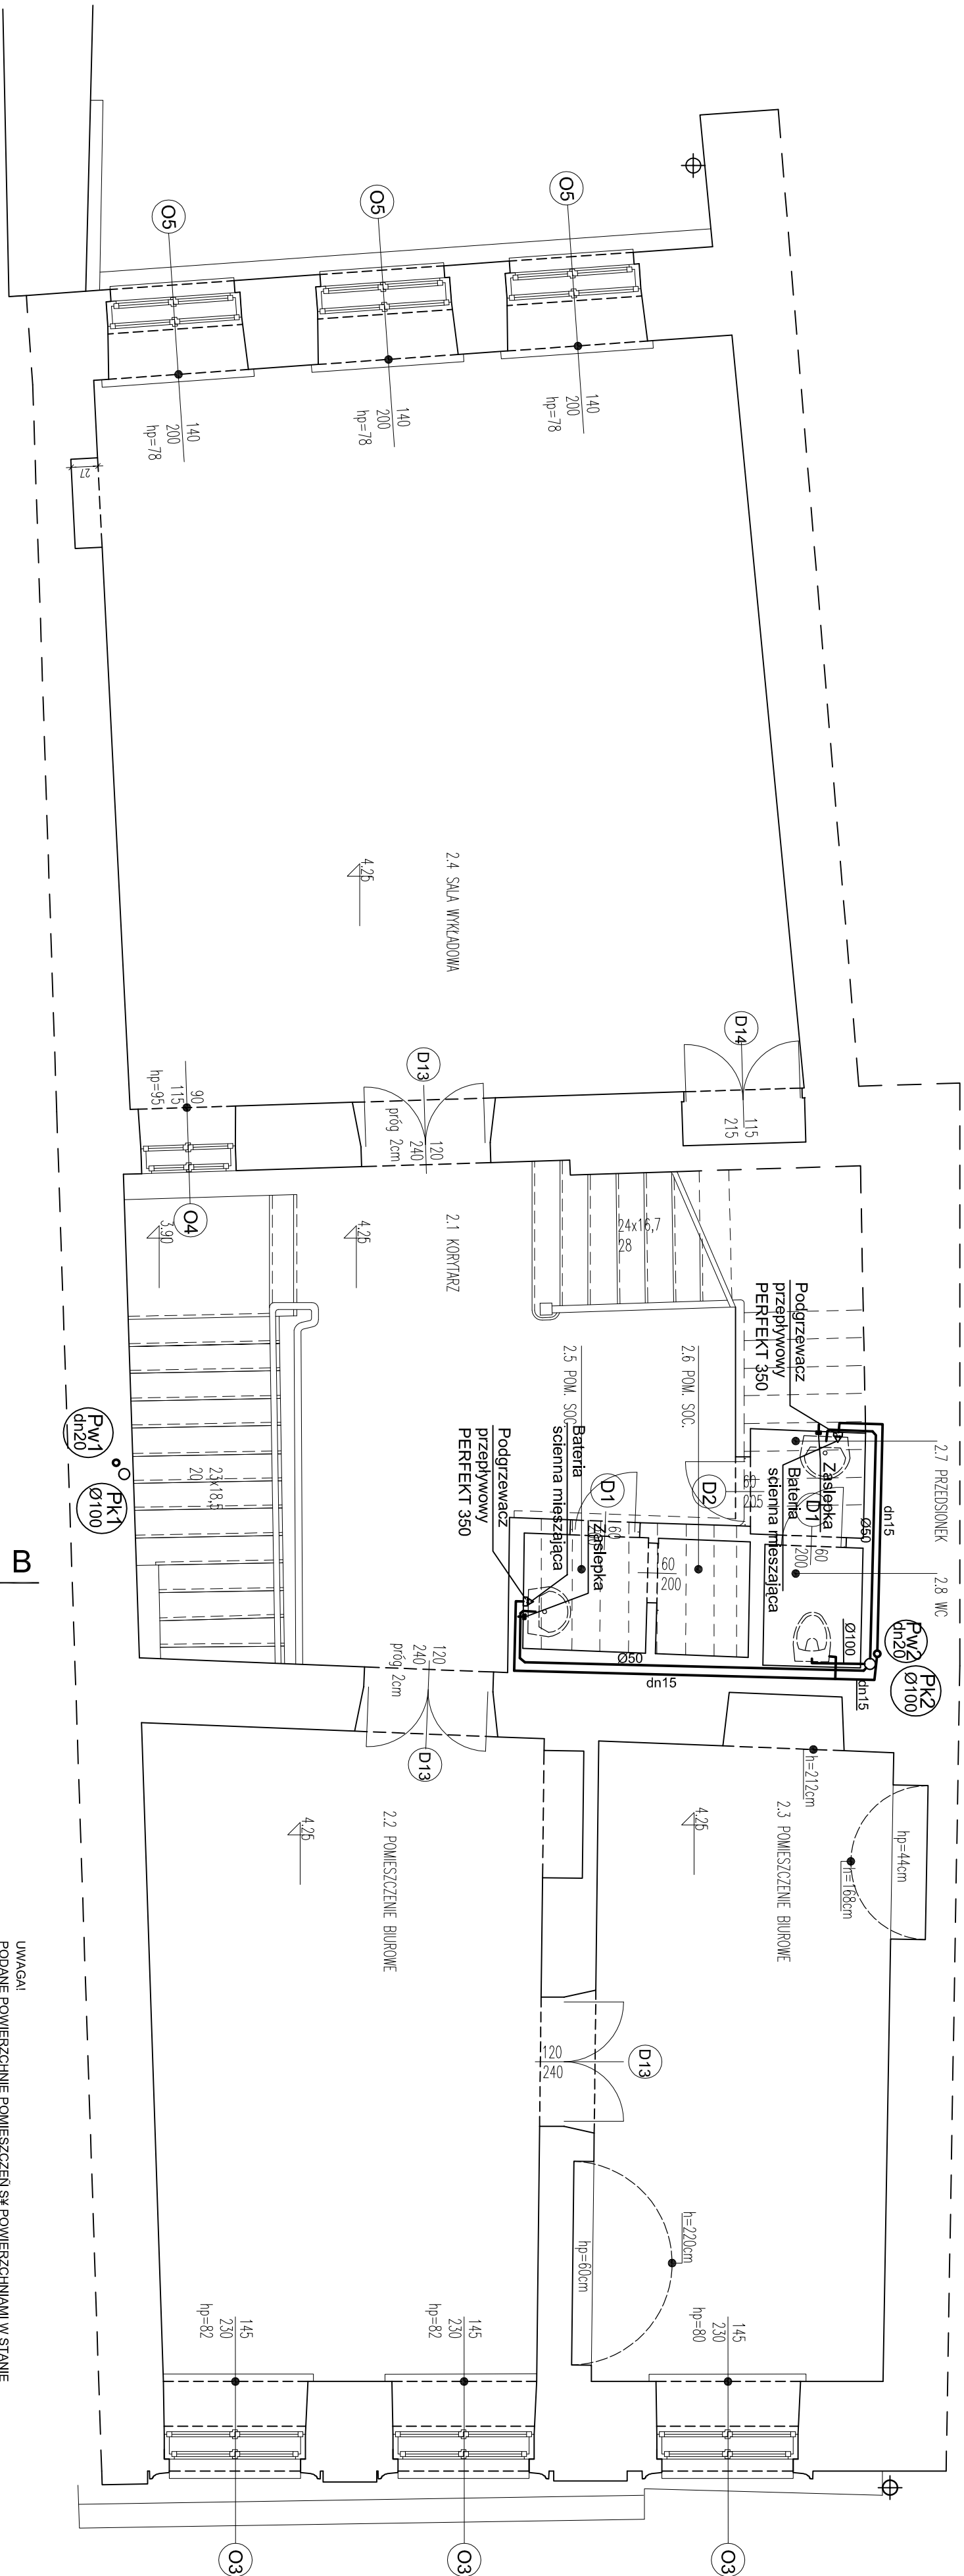

RZUT KONDYGNACJI 2 – INWENTARYZACJA, SKALA 1:50

ZESTAWIENIE POWIERZCHNI KONDYGNACJI 2:

POSADZKA	POWIERZCHNIA
2.1 KORYTARZ	16,99 m²
2.2 POMIESZCZENIE BIUROWE	25,54 m²
2.3 POMIESZCZENIE BIUROWE	18,84 m²
2.4 SALA WYKŁADOWA	49,36 m²
2.5 POMIESZCZENIE SOCJALNE	1,44 m²
2.6 POMIESZCZENIE SOCJALNE	1,08 m²
2.7 PRZEDSIÓNEK	1,21 m²
2.8 WC	1,19 m²
SUMA POWIERZCHNI UTYKOWEJ KONDYGNACJI 2	115,65 m²

UWAGA!
Inwentaryzacja wykonana zgodnie z normą PN-ISO 9001:2015
Inwentaryzacja wykonana zgodnie z normą PN-ISO 9001:2015

INWESTYCJA	Inwentaryzacja architektoniczna - budowlana zabudowanego budynku
INWESTOR	Oddział PAN w Krakowie przy ul. św. Jana 28
ADRES	Polska Akademia Nauk z siedzibą w Warszawie w Pałacu Kultury i Nauki
NAZWA RYSUNKU	Plac Defilad 1, 00-901 Warszawa
PROJEKTOWAŁ	ul. św. Jana, 31-018 Kraków, dz. nr 23/1, obr. 1 J.ewid. Śródmieście
	INSTALACJA WOD-KAN
	RZUT I-PETRA
	mgr inż. Henryk Konstantyn
NR PROJ.	163
DATA	2018-08-14
SKALA	1:50
ETAP	Inwentaryzacja
NR RYS.	1.1.8

Wszystkie prawa zastrzeżone. Łączenie z prawami reprodukcji lub udostępniania osobom trzecim tego rysunku lub jego części bez wyraźnego upoważnienia MMBp Biura Projektów Michał Strącaży (DZ.U.24/1994, poz.83, art. 115-118)