


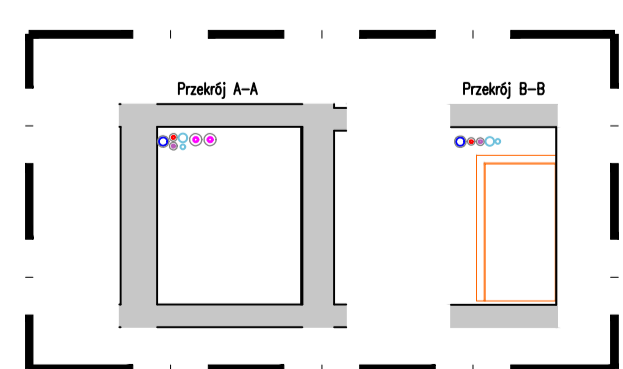

- LEGENDA**
- pion kanalizacji sanitarnej
 - pion kanalizacji deszczowej
 - pion wody hydrantowej
 - pion wody bylawej
 - kanalizacja sanitarne podłogowe
 - kanalizacji podłogowe
 - kanalizacji deszczowe podłogowe
 - kanalizacji ścieczne
 - woda bylawo zimna
 - woda bylawo ciepła
 - cyrkulacja
 - woda hydrantowa
 - zawór odciążający kulowy
 - wodomierz
 - filtr
 - zawór antyreturacyjny (A/R)
 - hydrant 25
 - przebieg rury



GRUPA
K.M.R.

siedziba: ul. Jana Pawła II 24/98 05-500 Piaseczno
 adres biura: ul. Dominikańska 29, 02-738 Warszawa
 kom: +48 662 882 671 mail: biuro@kmp-pe.pl
www.kmpe.pl

sema
architekci

SEMA ARCHITEKCI
ul. Hoza 51 00-681 Warszawa
www.semaarchitekci.com

Nazwa obiektu budowlanego:
 BUDYNEK PLACOWNI BADAWCZEJ POLSKIEJ AKADEMII NAUK -
 PALACE STAZDZA W WARSZAWIE

Nazwa projektu:
 PROJEKT TECHNICZNY

Nazwa rysunku:
 INSTALACJE WOD-KAN I PPOŻ
 Rzut poziomy - instalacje projektowane

nr rysunku: WK-01 data: 02.2022
 skala: 1:100

Projektant:
 mgr inż. Stanisław Woźniak
 nr upr. MAZ/0205/PMOS/06

Pracownicy:
 mgr inż. MAZ/0205/PMOS/06
 do wykonania i kierowania robotami budowlanymi
 bez ograniczeń w specjalności instalacyjnej w zakresie
 sieci, instalacji i urządzeń ciepłych, wentylacyjnych,
 gazowych, wodociągowych i kanalizacyjnych

Pracownicy:
 inż. Remigiusz Sylwestrak
 nr upr. ST-459/85

Pracownicy:
 w specjalności instalacyjno-inżynierskiej
 w zakresie instalacji sanitarnych

Pracownicy:
 inż. Jan Rybko