


RZUT "LATARNI" NAD KLATKĄ SCHODOWĄ 1:50

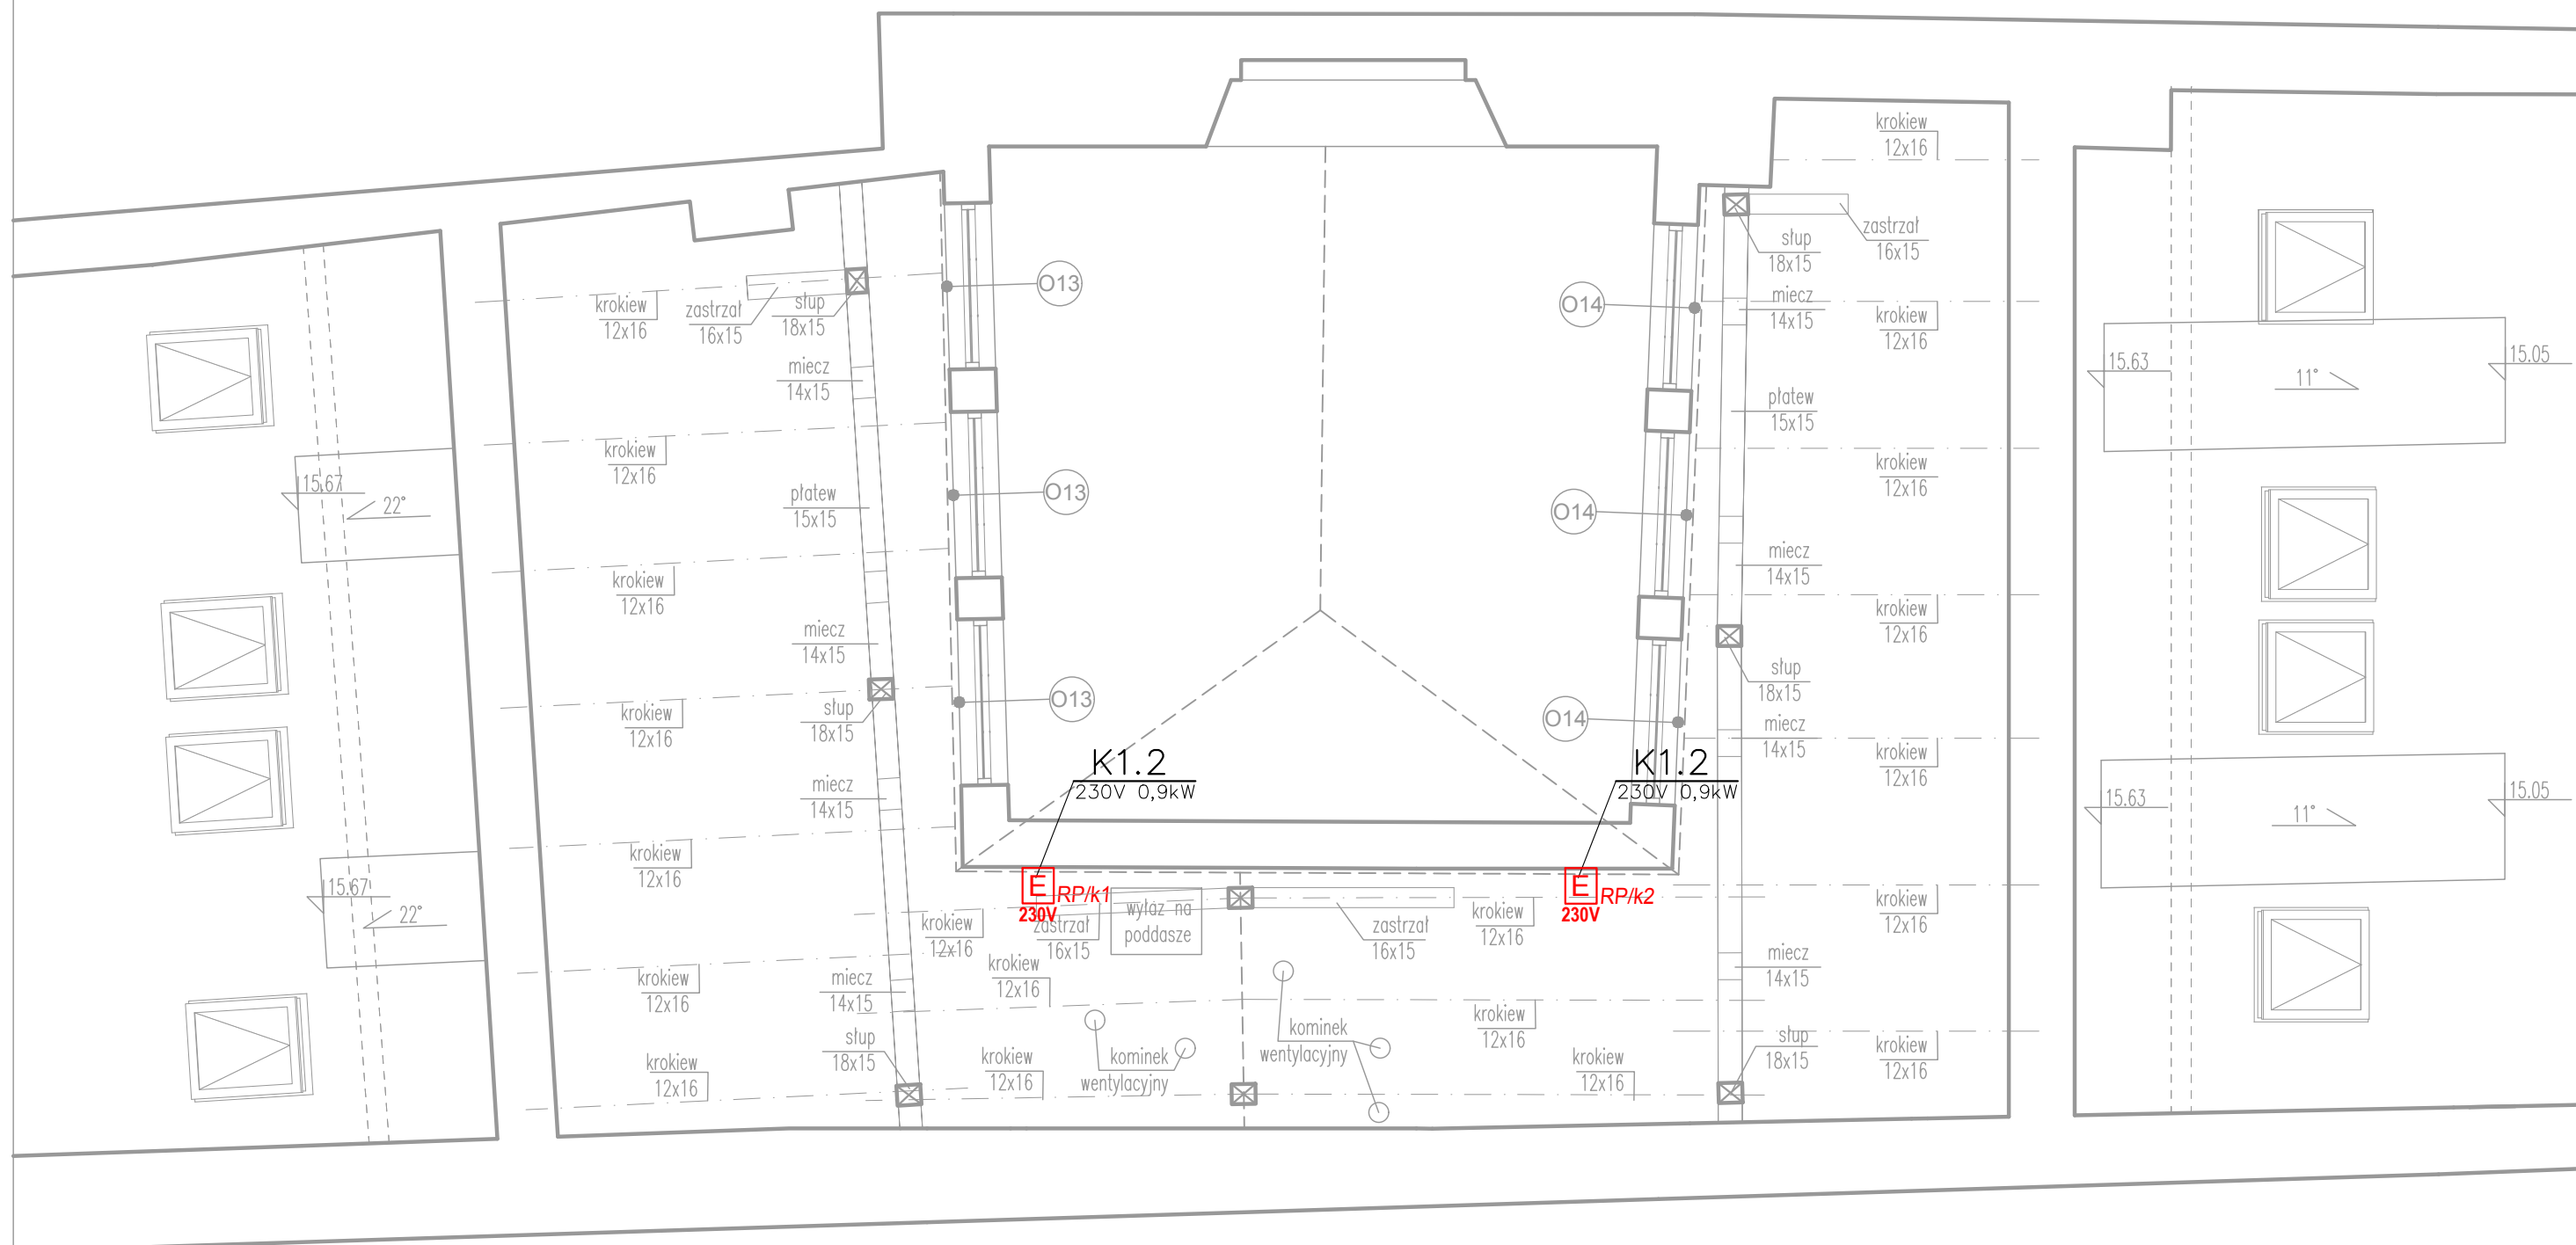

NAZWA I ADRES OBJEKTU BUDOWLANEGO	Budynek oddziału PAN w Krakowie Kraków, ul. Św. Jana 28	NR RYS E-03
TYTUŁ RYSUNKU	RZUT "LATARNI" NAD KLATKĄ SCHODOWĄ- INSTALACJA ELEKTRYCZNA	SKALA 1:50
PROJEKT WYKONAWCY- BRANŻA ELEKTRYCZNA:		22 maja 2019
PROJEKTANT	mgr inż. Emil Bursiewicz PDL/0159/PWBE/16	
WSPÓŁPRACA	mgr inż. Justyna Rusiecka mgr inż. Łukasz Jabłoński	