


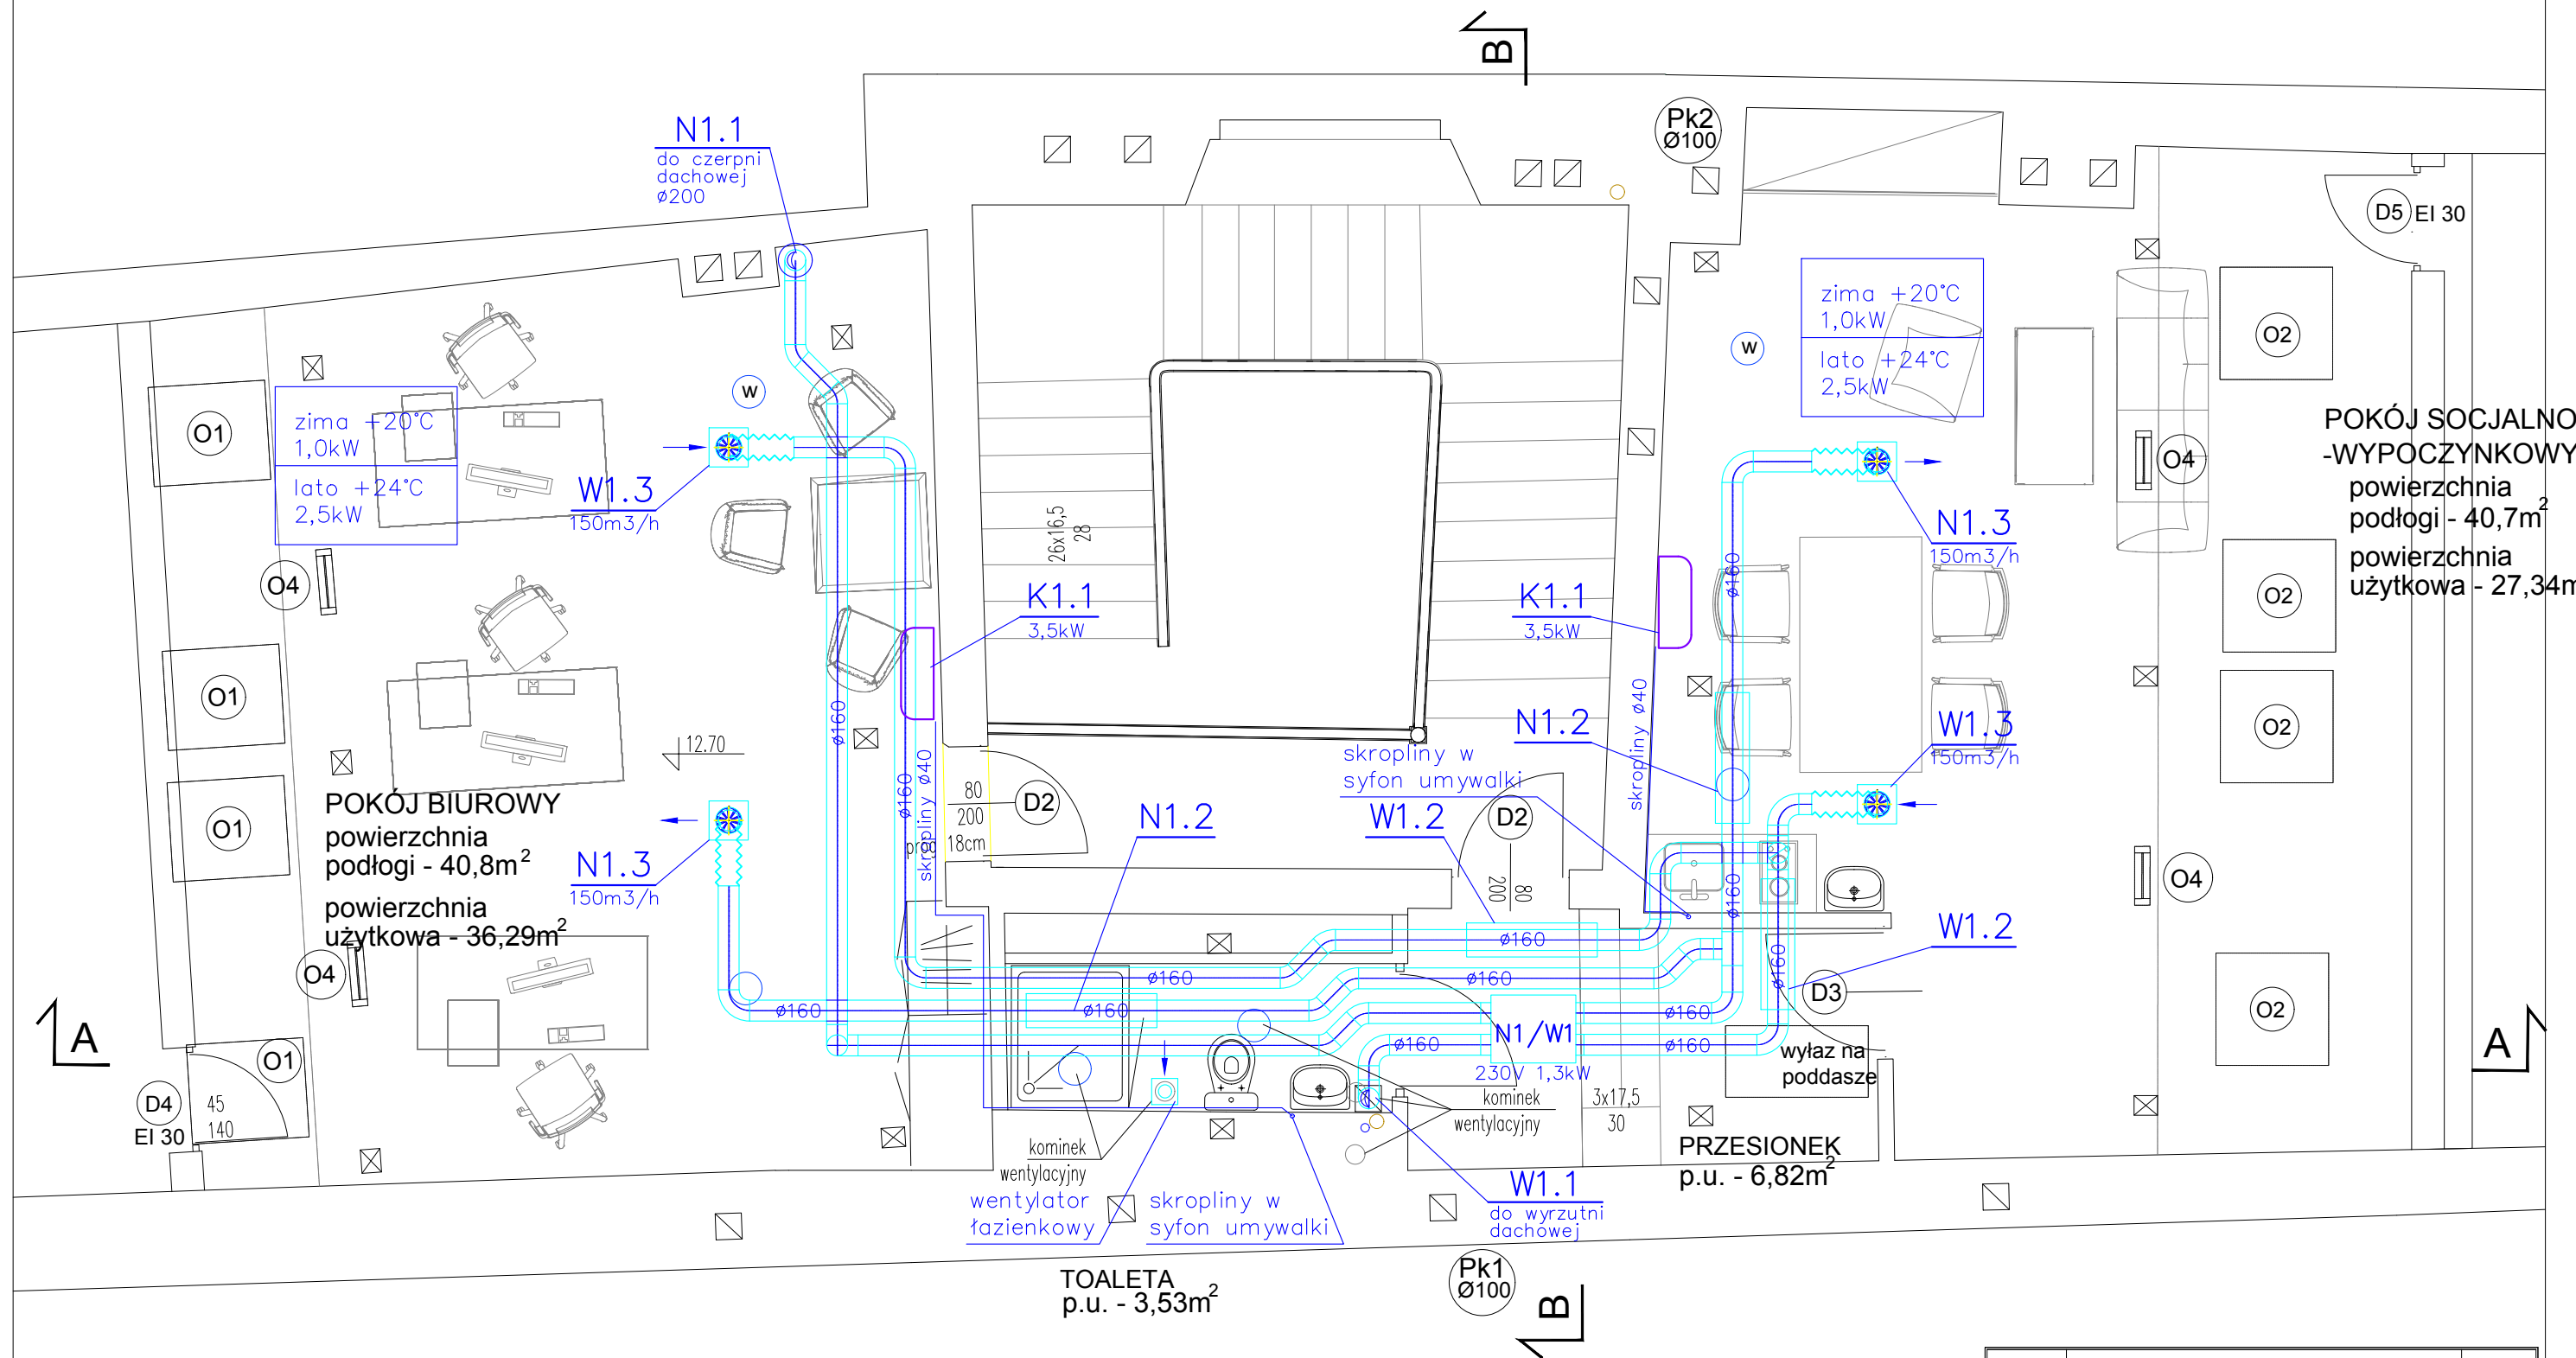

RZUT POMIESZCZEŃ PODDASZA - PROJEKT

NAZWA I ADRES OBIEKTU BUDOWLANEGO	Budynek oddziału PAN w Krakowie Kraków, ul. Św. Jana 28	NR RYS W-1
TYTUŁ RYSUNKU	RZUT POMIESZCZEŃ PODDASZA WENTYLACJA I KLIMATYZACJA	SKALA 1:50
PROJEKTANCI:	mgr inż. Beata Berezowska upr.proj.w spec. sanitarnej nr KL-79/2001	22 maja 2019
SANITARENE		